


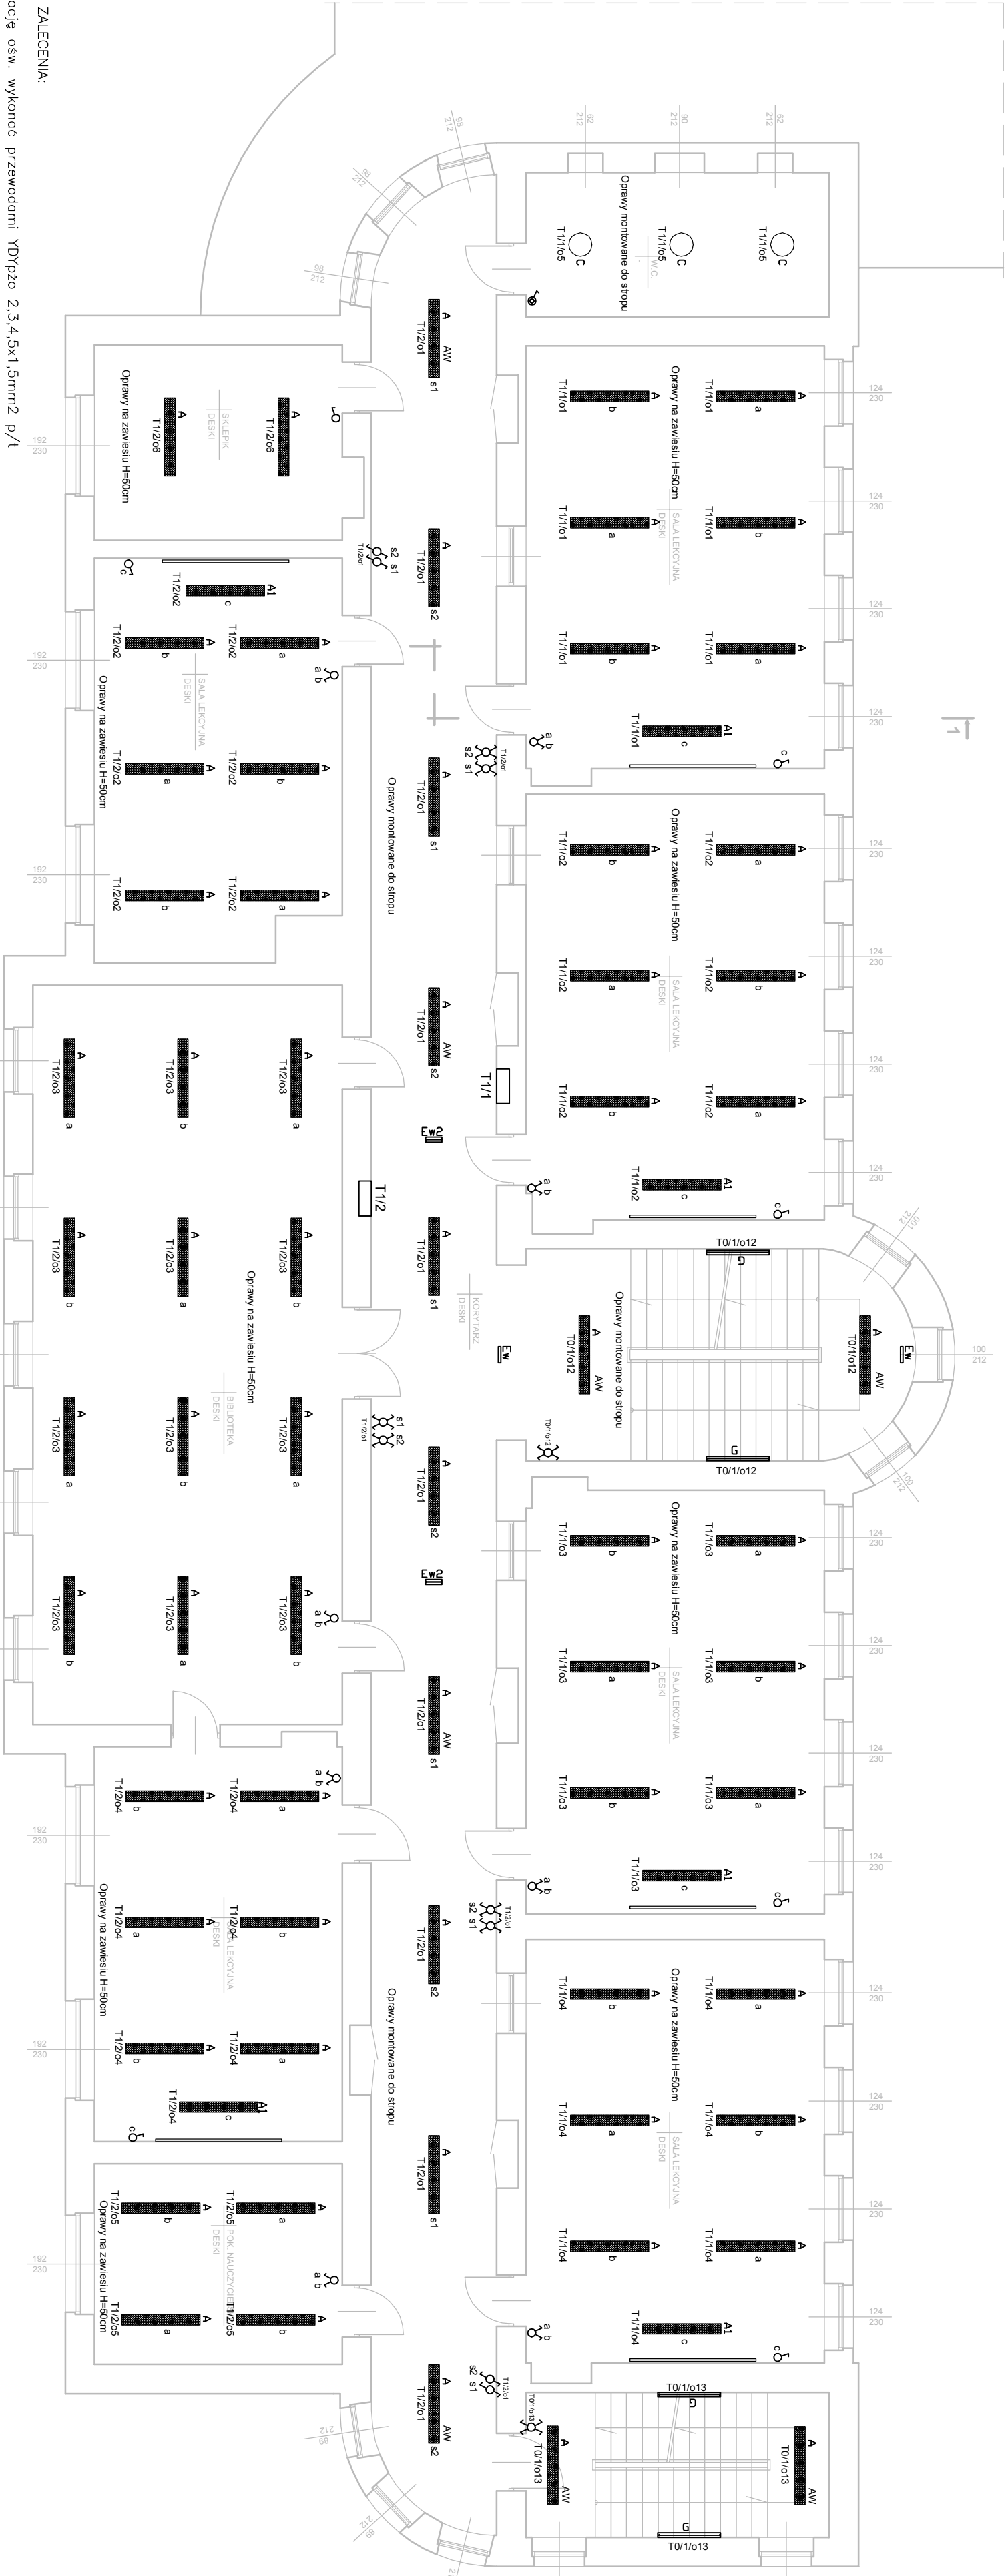

UWAGI I ZALECENIA:

- Instalację ośw. wykonać przewodami YDYpzo 2,3,4,5x1,5mm² p/t
- Łączniki instalować na wysokości 1,1m
- W pom. "mokrych" stosować łączniki i stopniu IP44
- wentylatory kondowe w łazienkach zos z obw. osw. łazienki
- istniejąca instalacją gniazd wykłowych oraz teletechnicza pozostaje bez zmian
- w razie konieczności zdemontować i ponownie zamontować
- oprawy montować do stropu lub jako zwieszane zgodnie z opisem przy pomieszczeniu

LEGENDA:

- łącznik p/t, jednobiegunowy
- łącznik p/t, świecznikowy IP44
- łącznik p/t, jednobiegunowy IP44
- łącznik p/t, świecznikowy IP44
- łącznik p/t, schodowy IP44
- łącznik p/t, krzyżowy IP44
- łącznik p/t, schodowy
- przycisk zwrotny p/t
- przycisk zwrotny podwójny p/t
- czujko ruchu dookólna
- czujko ruchu typowe (PIR)

- A RUBIN N TS 2x35W PPAR RR B1 EVG
- Al RUBIN PLUS ASY 1x58W EVG
- B Neptun 2x36W PC IP65 EVG
- BAW Neptun 2x36W PC IP65 EVG Aw
- OC RUBIN O 3x24W PLX
- G RUBIN POZ narożny 1x36W

- Ew oprawa Ew jednostronną ciemną 1x8W T=1H max wys. montażu H=2,5m
- Ew oprawa Ew dwustronną ciemną 1x8W T=1H max wys. montażu H=2,5m

BIURO USŁUG PROJEKTOWO-KOSZTORYSOWYCH				NR RYS.
I EKSPERTYZ BUDOWLANYCH				E3
25-753 KIEL.CE. UL. AL.BASTAROWA.15				
OPRACOWANIE : PROJEKT BUDOWLANY			NR	DATA
IMIE INŻYNIERSKO : UPRAWN.			PODRS	
PROJ. mgr inż. Piotr Kuchniak			SWK/0145/	09/2012
OPRAC. mgr inż. Piotr Kuchniak			SWK/0145/	09/2012
SPRAWDZ. inż. Teodor Kuchniak			13KL/75	09/2012
KIER. PRAC. mgr inż. NAI VAN HOANG			KL	09/2012
OBJEKT : BUDYNEK ZESPOLU PLACOWEK OŚWIATOWYCH NR 1 WE WŁOSZCZOWIE, – REMONT I WYKONANIE INSTALACJI ELEKTRYCZNEJ WEWNĘTRZNEJ ORAZ OŚWIETLIENIA BOISKA DO PIŁKI RĘCZNEJ				SKALA 1:100
PROJEKT BUDOWLANY-WYKONAWCZY				
BRANŻA: INSTAL. ELEKTRYCZNA				
PRZEDMIOT RYS.: Rzut 2 piętra - oświetlenie				