

PROJEKT ZAGOSPODAROWANIA TERENU
PLAN SYTUACYJNY
DLA INWESTYCJI

Budowa instalacji oświetlenia wydzielonego, niskiego napięcia

INWESTOR : Gmina Włoszczowa
ul. Partyzantów 14
29 – 100 Włoszczowa

ADRES
INWESTYCJI : Włoszczowa ul. Jaworskiego gm. Włoszczowa
/ dz. nr ew. 6260/30, 4639/22, 4638/12, 4637/24, 4634/1 /

BILANS TERENU :

Droga przy której planuje się oświetlenie to droga gminna.
Przy drodze na odcinku z proj. oświetleniem – zabudowa domów jednorodzinnych.
Obszar inwestycji zlokalizowany jest poza terenem górnictwa.
Nie występują obiekty stanowiące dobra kultury.
Inwestycja nie jest zaliczana do przedsięwzięć mogących znacząco oddziaływać na środowisko.

PROJEKTOWANE :

- Oprawa sodowa ze źródłem światła 70 W
na słupach stalowych – 9 szt.
- zasilanie kablem ziemnym YAKY 4x25mm²
o długości trasy łącznie około 231m



proj. YAKY 4x25mm² l = 153m (189mb)
oprawy OUSE na słupach stalowych
/ odcinek od słupa istniejącego do proj. nr 6 /

istn. słup ośw. wydzielonego
/ majątek Gminy /
zasilanie kablem ziemnym od stacji 15/0, 4 Włoszczowa AK 1

BRANŻA	ELEKTROENERGETYCZNA	Skala 1 : 500	RYS NR : I
TEMAT	Budowa sieci elektroenergetycznej obejmującej napięcie znamionowe nie wyższe niż 1 kV w ramach zadania : Rozbudowa instalacji oświetlenia wydzielonego niskiego napięcia (0,23 kV) PLAN SYTUACYJNY		
ADRES OBIEKTU	Włoszczowa ul. Jaworskiego gm. Włoszczowa • jedn. ewid. 261306, 4 Włoszczowianin • obręb. 261306_4.0009 • miejscowość Włoszczowa ul. Jaworskiego / dz. nr ew. 6260/30, 4639/22, 4638/12, 4637/24, 4634/1 /		
INWESTOR	Gmina Włoszczowa ul. Partyzantów 14 29 – 100 Włoszczowa		
PROJEKTANT	Imię, nazwisko	Specjalność	Nr uprawnień
	Stanisław Nowak	elektroenergetyka	KL- 289/88
		Data	11. 2018

PROJEKTANT
BRANŻA
KL-289/88
KL-289/88

Mapa do celów projektowych
skala 1:500

Jedn. ewid.: 261306_4 Włoszczowa miasto
Obręb: 261306_4.0009
Miejscowość: Włoszczowa, ul. Jaworskiego
Działka nr 6260/30

GKN 6640.219.2018

1. Osnowa pozioma: układ 2000
2. Osnowa pionowa: poziom odniesienia Kronszta 86.
3. Mapa wykonana na podstawie danych z nowego pomiaru i oraz zaktualizowanych materiałów źródłowych znajdujących się w PODGIK we Włoszczowie.
4. Nie wykłucza się istnienia w terenie innych, nie wykazanych na niniejszej mapie urządzeń podziemnych, które nie były w inwentaryzacji lub o których brak jest informacji w istniejących branzowych.
5. Granice wniesiono na podstawie danych pozyskanych z PODGIK we Włoszczowie.
6. Nie badano obciążeń służebnościami gruntowymi.
7. Mapa zaktualizowana w zakresie opracowania pod kątem nowoprojektowanych urządzeń dotyczących uzgodnionych w ZUDP.

Wykonawca: USŁUGI GEODEZYJNE

CARTgeo

Artur Copiak


ul. Sienkiewicza 40/12, 29-100 Włoszczowa
tel. 608 193 637, NIP: 656-220-09-02
REGON: 260567751

GEODETA


mgr inż. Artur Copiak

inż. Włodzisław Milej
GEODETA UPRAWNIENY
UPR. Nr 2105
Zakr. I, II

Włoszczowa dn. 20-03-2018 r.

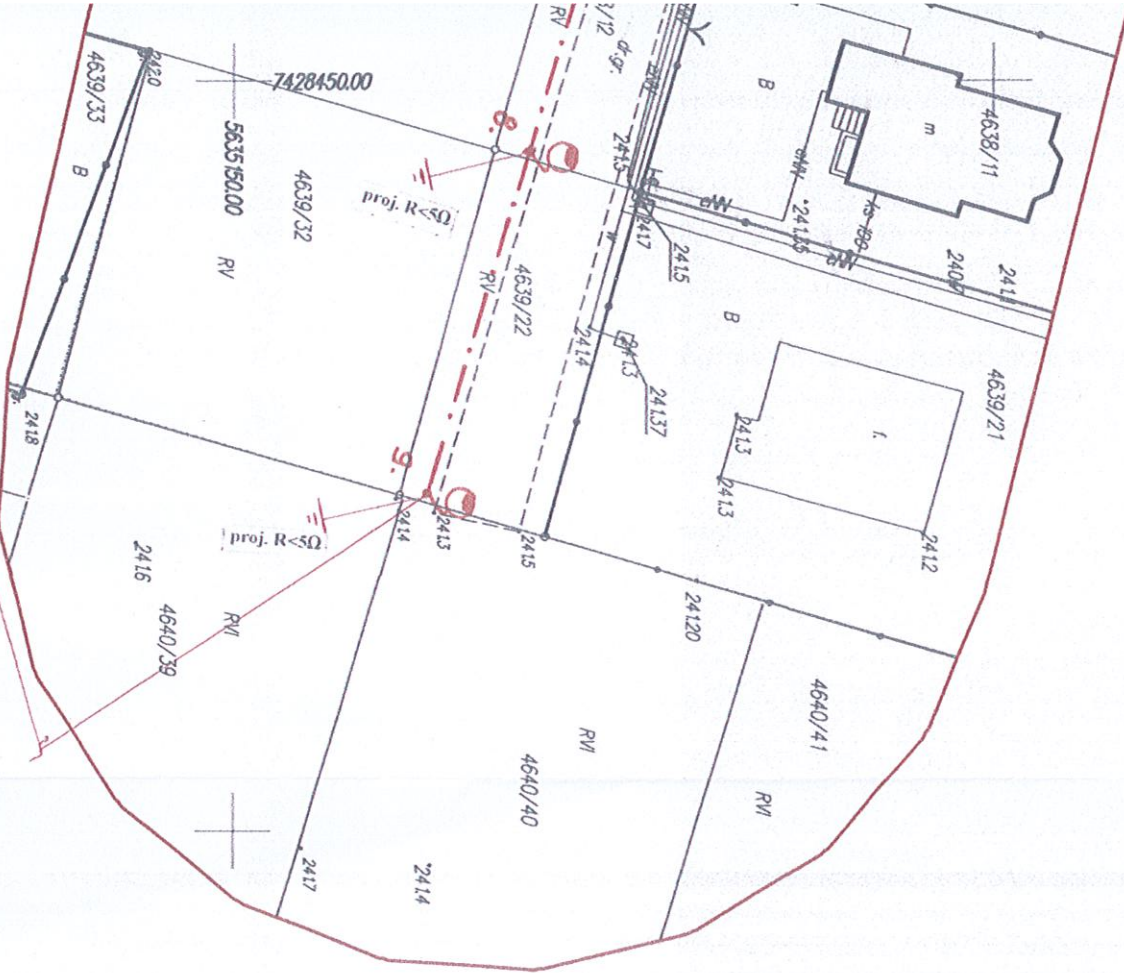

SZKIC
ORIENTACYJNY

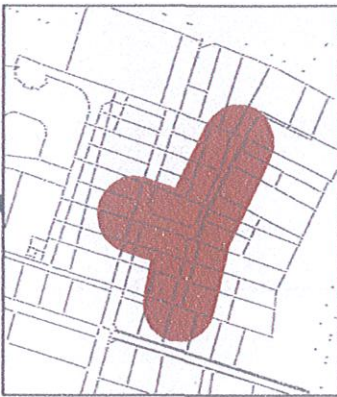

proj. VAKY 4x25m² l = 78m (96mb)
oprawy OUSC na słupach stalowych
odcinek od proj. stupa nr 2 do proj. nr 9/

LEGENDA:

- granice terenu objętego wnioskiem
- obszar terenu oddziaływania inwestycji
- projektowana instalacja oświetlenia wydzielonego niskiego napięcia
- projektowana oprawa oświetlenia
- projektowane stanowisko słupowe

Za zgodność z oryginałem:
Data Podpis

PROJEKTOWANIE I NADZOROWANIE
BRANŻE ELEKTRYCZNE
Stanisław Nowak
Nr upr. KL-289/88

Podważa się, że niniejszy dokument został opracowany w wyniku prac geodezyjnych i kartograficznych, których rezultaty zawiera operat techniczny wpisany do ewidencji i materiałów państwowego zasobu geodezyjnego i kartograficznego		
Organ prowadzący państwowy zasób geodezyjny i kartograficzny	STAROSTA WŁOSZCZOWSKI	
Identyfikator ewidencyjny materiałów zasobu operat techniczny	P.2613.2018.346	
Data wpisania operatu technicznego ewidencji materiałów zasobu	12 04 2018	
Imię, nazwisko i podpis osoby reprezentującej organ	mgr Dariusz Kozłowski	

Za Kierownika Wydziału Geodezji, Kartografii
Katastru i Gospodarki Nieruchomościami
12 04 2018